




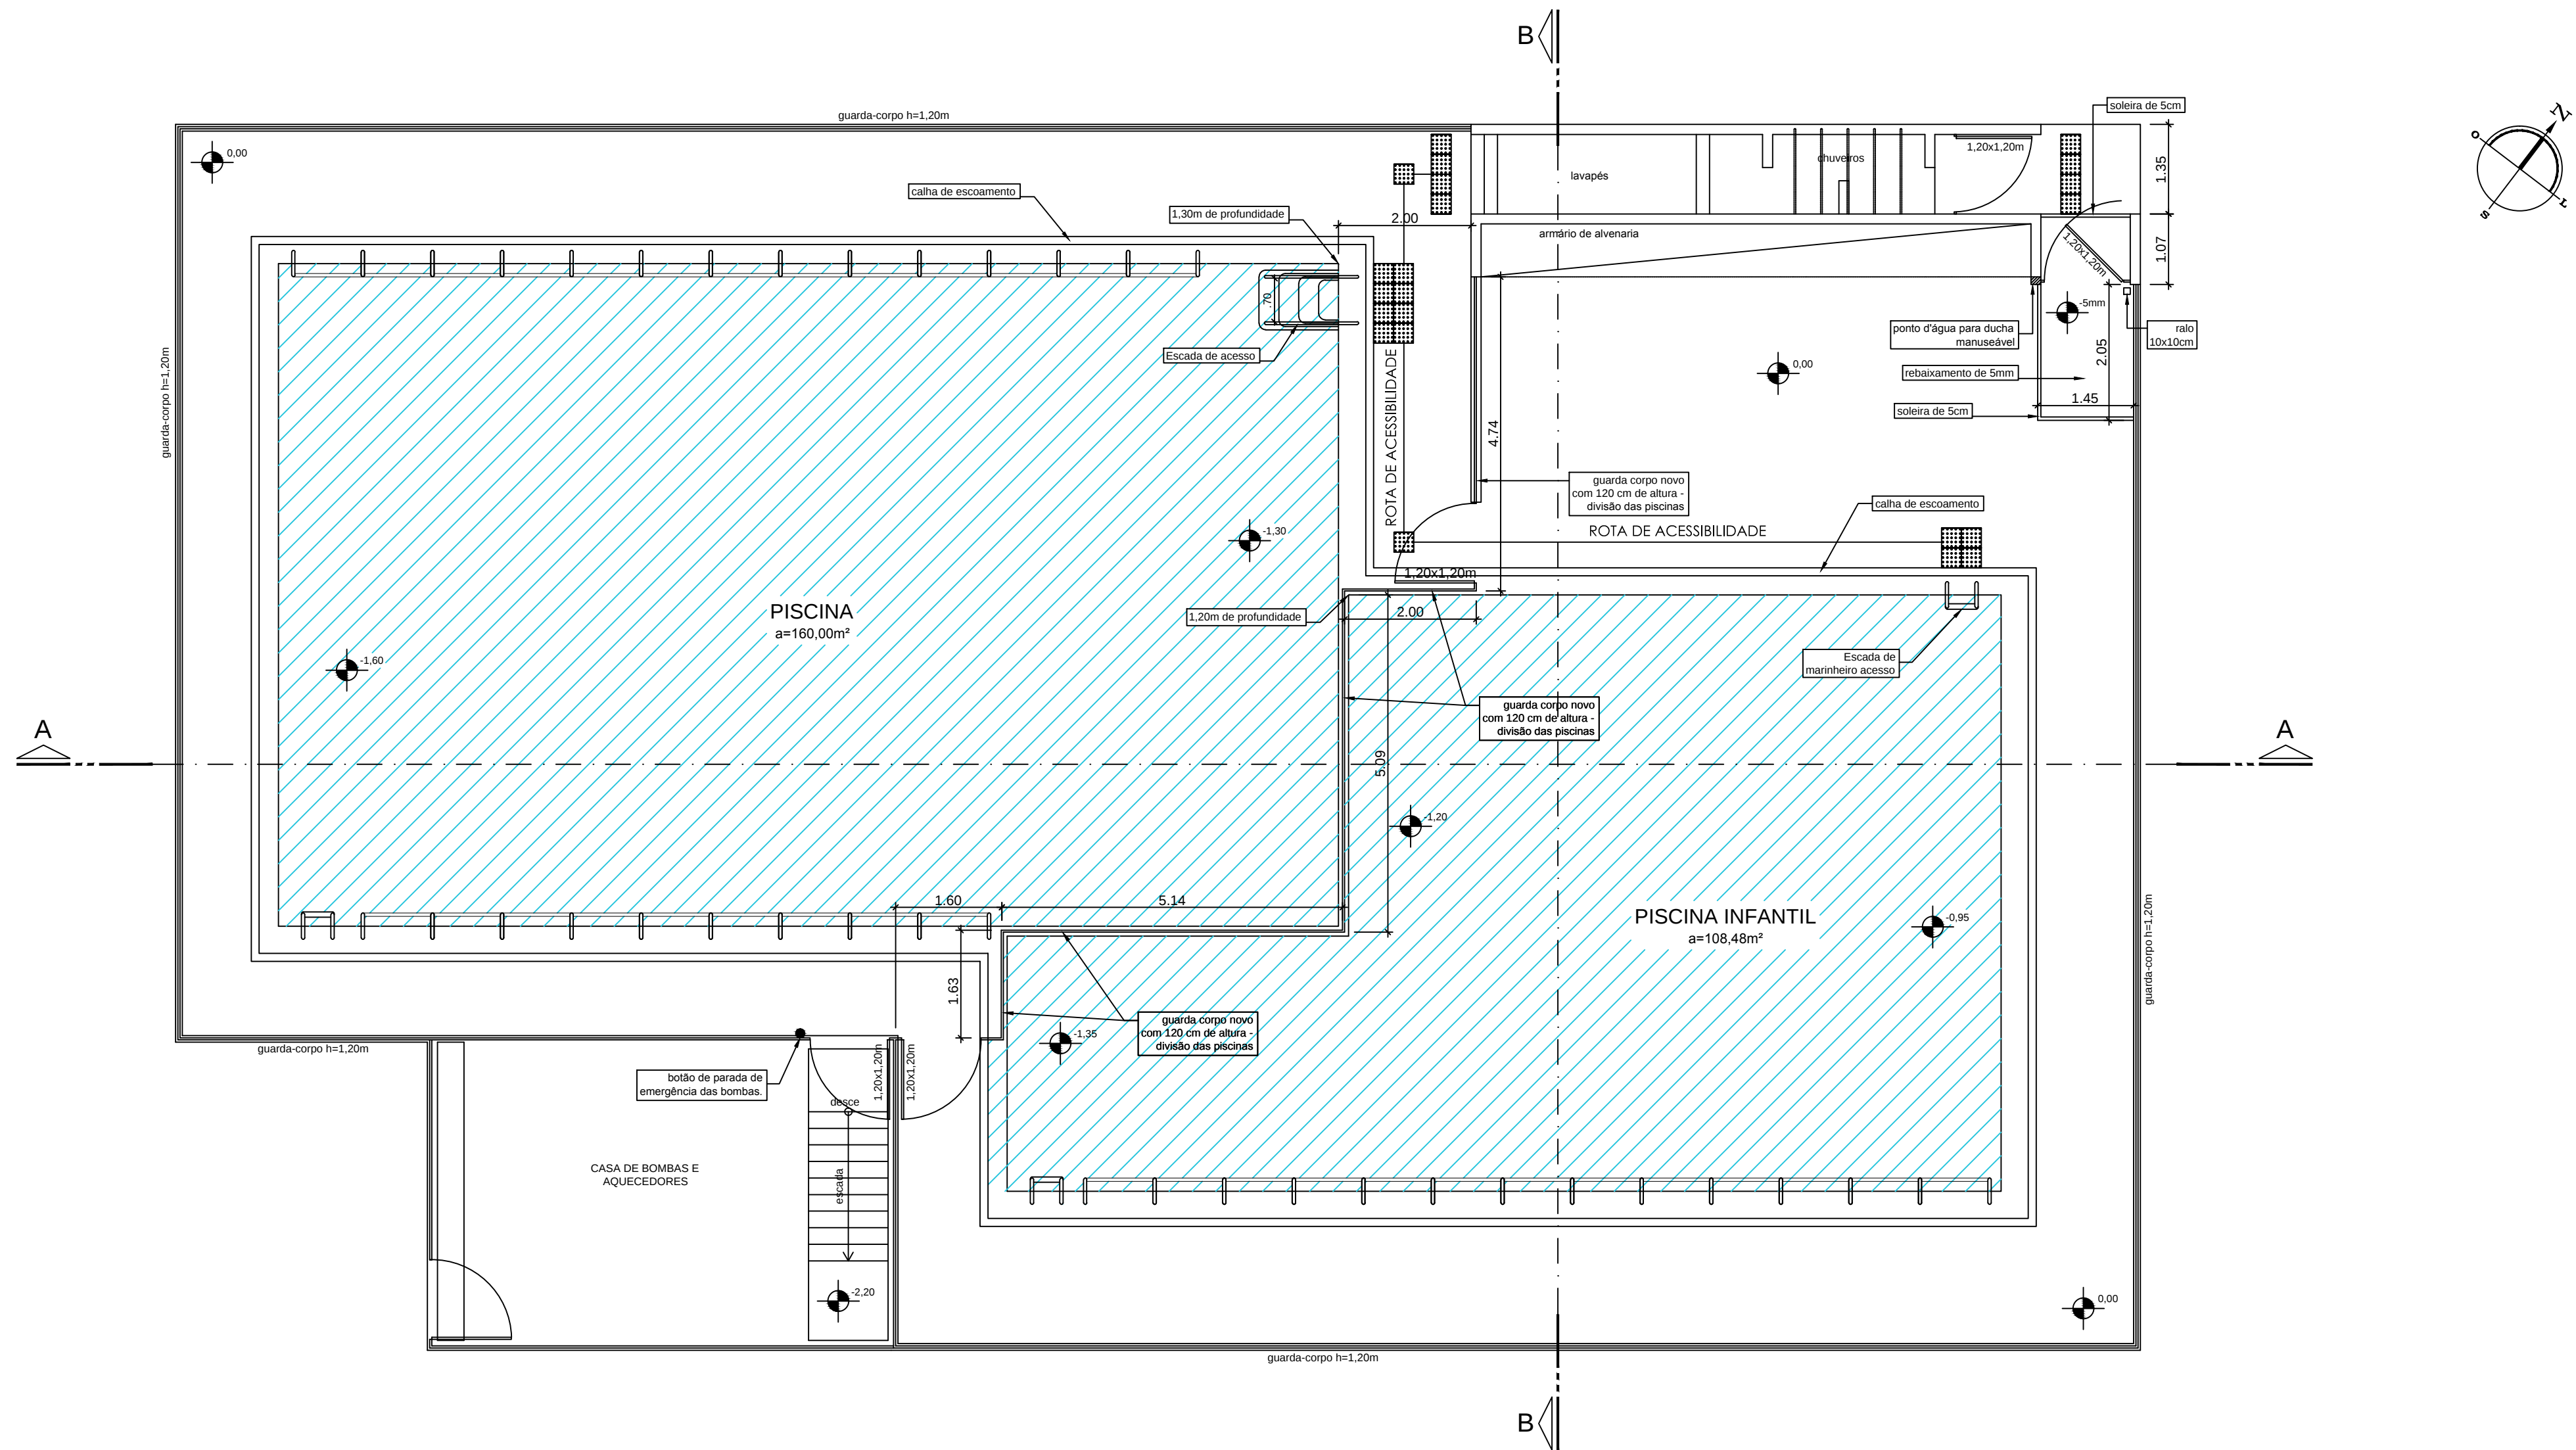


1 PLANTA BAIXA
ESCALA: 1:75

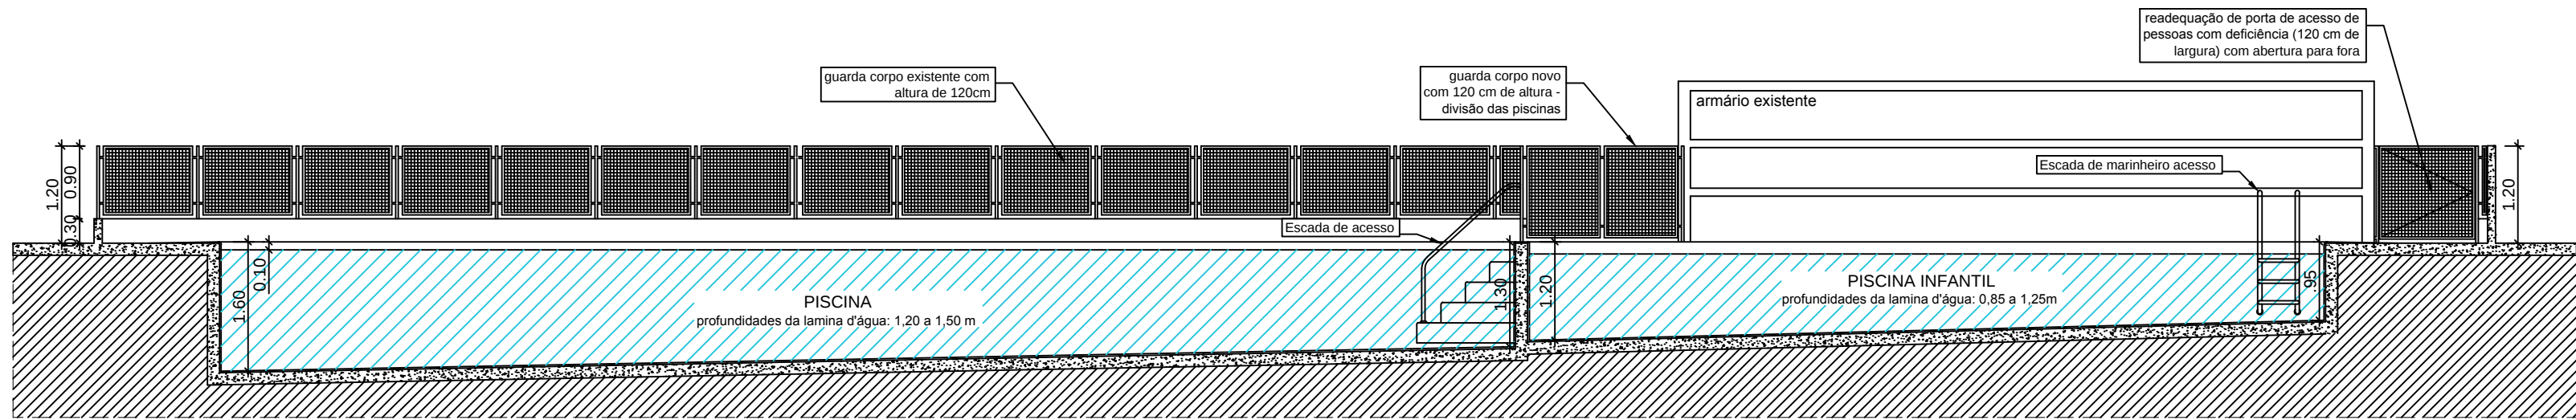


A CORTE AA
ESCALA: 1:75

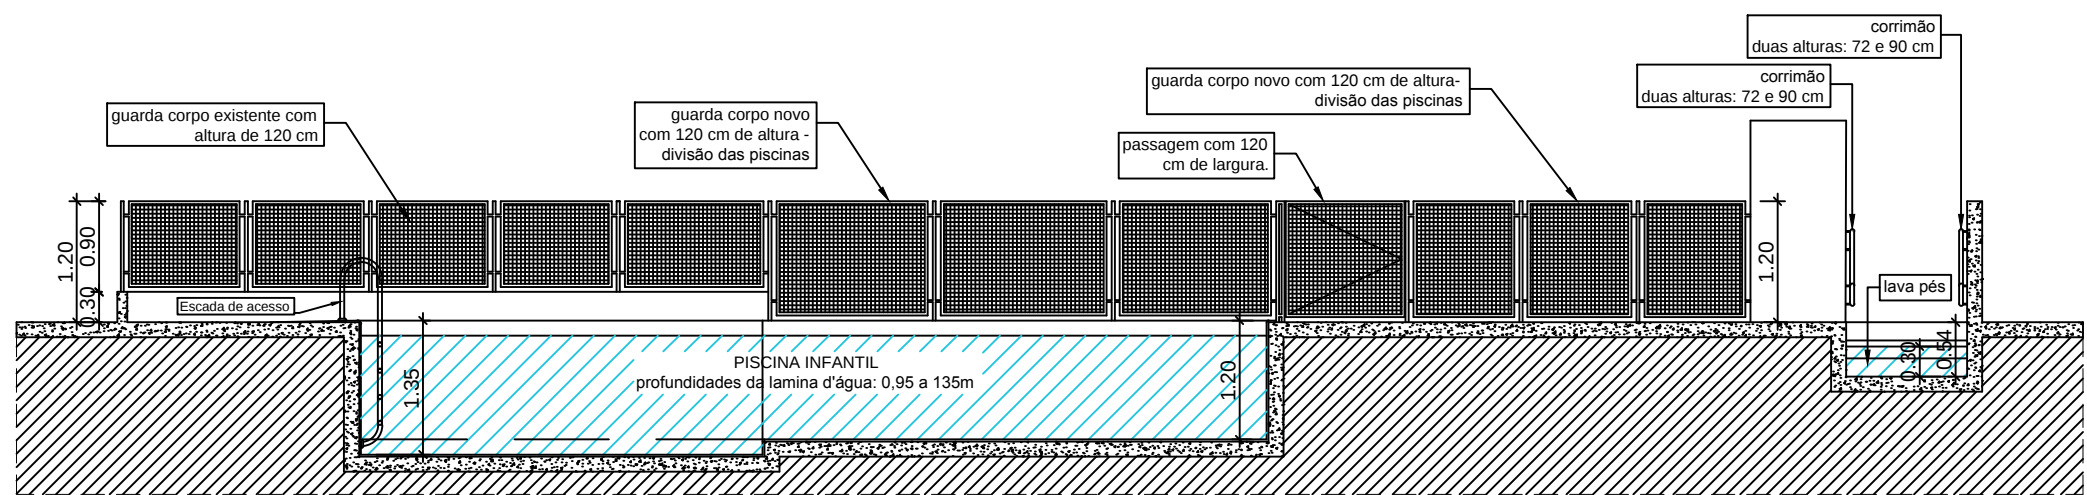

B CORTE BB
ESCALA: 1:75

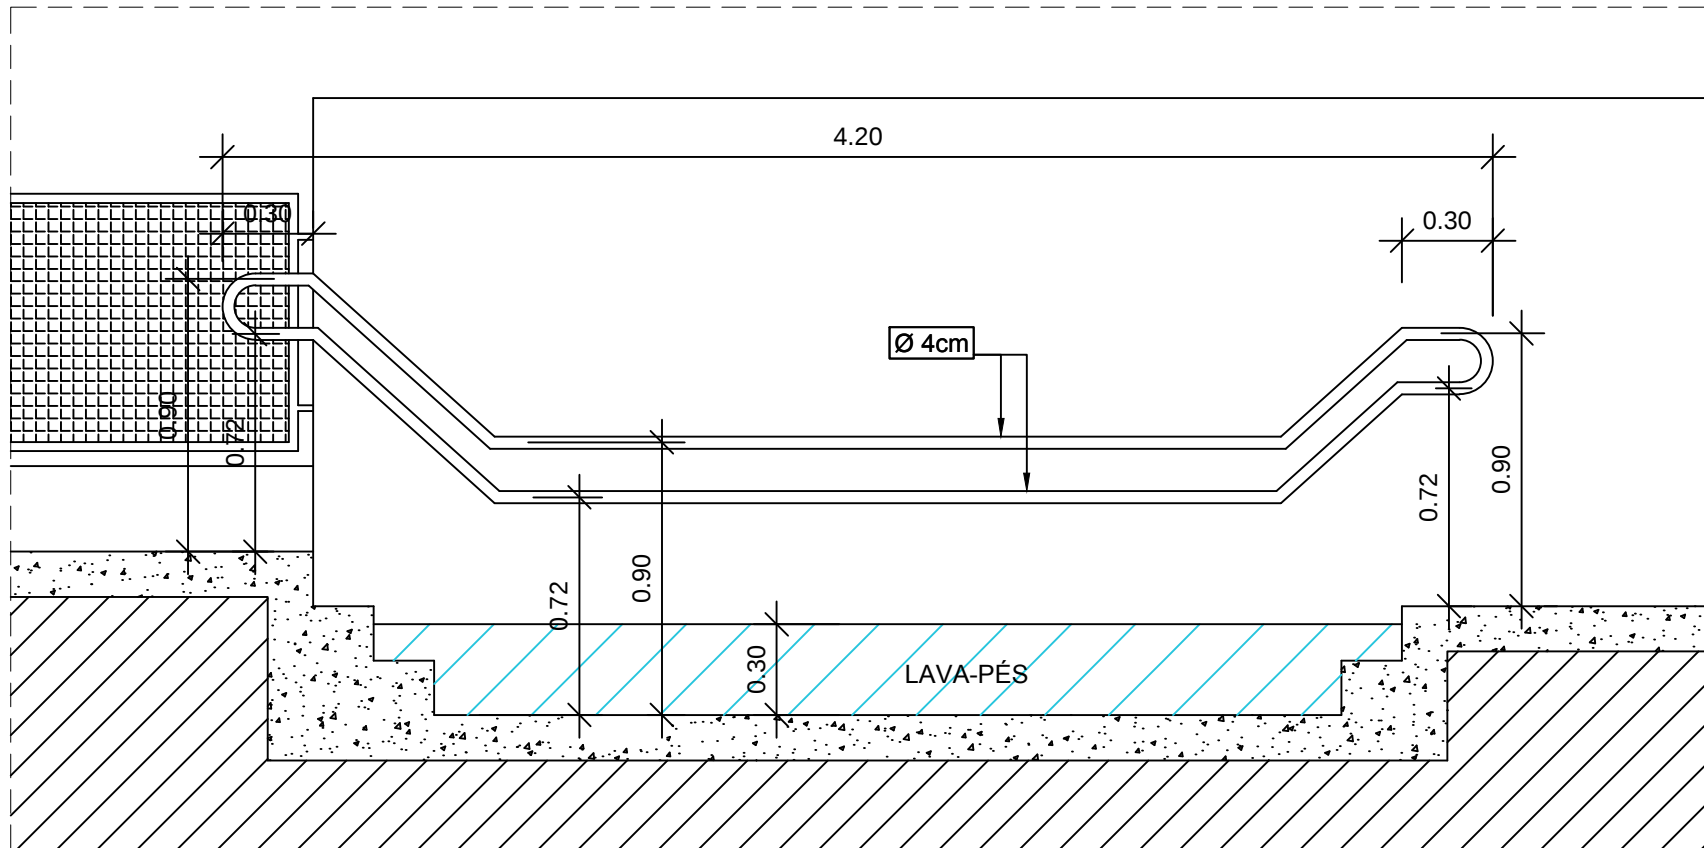

1 Detalhe do corrimão do lava-pés
ESCALA: 1:25

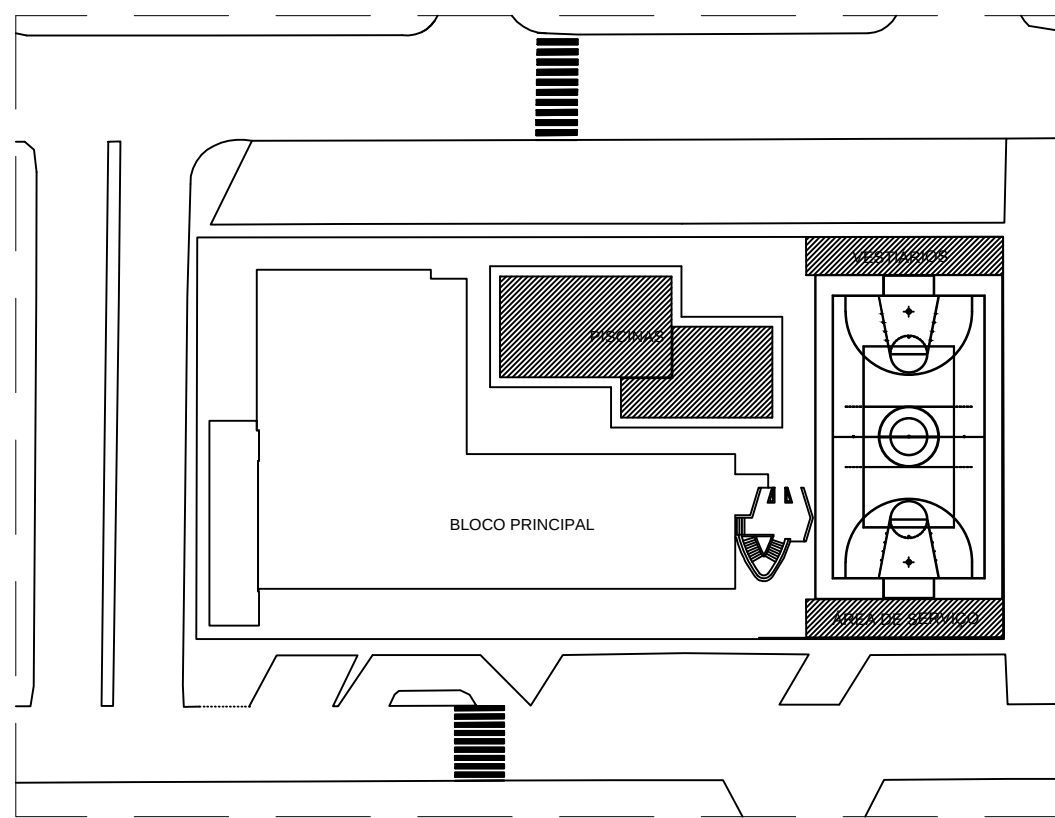

1 LOCAÇÃO DA INTERVENÇÃO
ESCALA: 1:750

- Memorial Descritivo:
- Fornecimento e instalação de sinalização padrão no piso, destinada às pessoas com deficiência visual, indicando a entrada no tanque da piscina (piso podotátil).
 - Fornecimento e instalação de alambrado seguindo padrão existente com altura de 1,20m (um metro e vinte centímetros), com portão de acesso de largura mínima de 1,20m (um metro e vinte centímetros).
 - Fornecimento e instalação de sinalização padrão para pessoas com deficiência visual, indicando a entrada no tanque pela parte mais rasa.
 - A piscina deverá ser isolada da área de transito dos expectadores, com abertura exterior, placa de saída de emergência e acesso para pessoas com necessidades especiais, rampa de acesso para cadeira de rodas, não sendo permitida a colocação de objetos que caracterizam obstáculos no local.
 - Nos pontos de acesso à piscina serão instalados banho prévio, ducha flexível e manuseável.
 - Instalar um botão manual de emergência para desligar bomba de recirculação, em local acessível e visível na área da piscina, devidamente sinalizado, em local determinado em projeto.

Revisão 04	Descrição:	Data:
Revisão 03	Descrição:	Data:
Revisão 02	Descrição: Cumprimento de exigência PBA 940/2019 - Parecer nº 17/2020	Data: 18/06/2020
Revisão 01	Descrição: Cumprimento de exigência PBA 940/2019 - Parecer nº 20/2020	Data: 12/03/2020
Revisão 00	Descrição: Projeto inicial	Data: 13/12/2019

DIREITOS AUTORAIS DESTES PROJETOS PERTENCEM AOS PROFISSIONAIS ACIMA CITADOS.
É PROIBIDO A SUA REPRODUÇÃO, MODIFICAÇÃO E/OU ALTERAÇÃO CONFORME LEI 5.988 ART. 25.

Administração regional / Protocolo

OBRA: UNIDADE OPERACIONAL DO SESC 913 SUL - DF
ENDEREÇO: SEP/SUL EQ 713/913 S/N - Conj. "F" - Brasília/DF
PROPRIETÁRIO: Serviço Social do Comércio - SESC
AUTOR DO PROJETO: Ewaldo Camillo José de Carvalho - CAU A45.283-1
RESP. TÉCNICO:

PROPRIETÁRIO

AUTOR DO PROJETO

RESP. TÉCNICO

RA

CREA/CAU

RA

Escala: 1/75	PROJETO ARQUITETÔNICO - SESC 913 SUL		Prancha: 06/06
	Conteúdo: PLANTA BAIXA E CORTES DAS PISCINAS		
Data: Março/2020	Desenho: Ewaldo Camillo José de Carvalho	Área: -	
	Visto:		